


LEGENDA

-  PLACA TIPO A32 B-ADVERTENCIA (PASSAGEM DE PEDESTRE) COMPLETA COM POSTE METÁLICO 2 1/2" H= 2,20M, L = 50 CM
-  PLACA TIPO A45 (RUA SEM SAÍDA) COMPLETA COM POSTE METÁLICO 2 1/2" H= 2,20M, L = 50 CM
-  RAMPA DE ACESSO A CADEIRANTES - NBR 9050
-  FAIXA DE PEDESTRES COM FAIXA DE RETENÇÃO
-  FAIXA CONTÍNUA EIXO - E=12CM
-  FAIXA CONTÍNUA BORDO - E=12CM

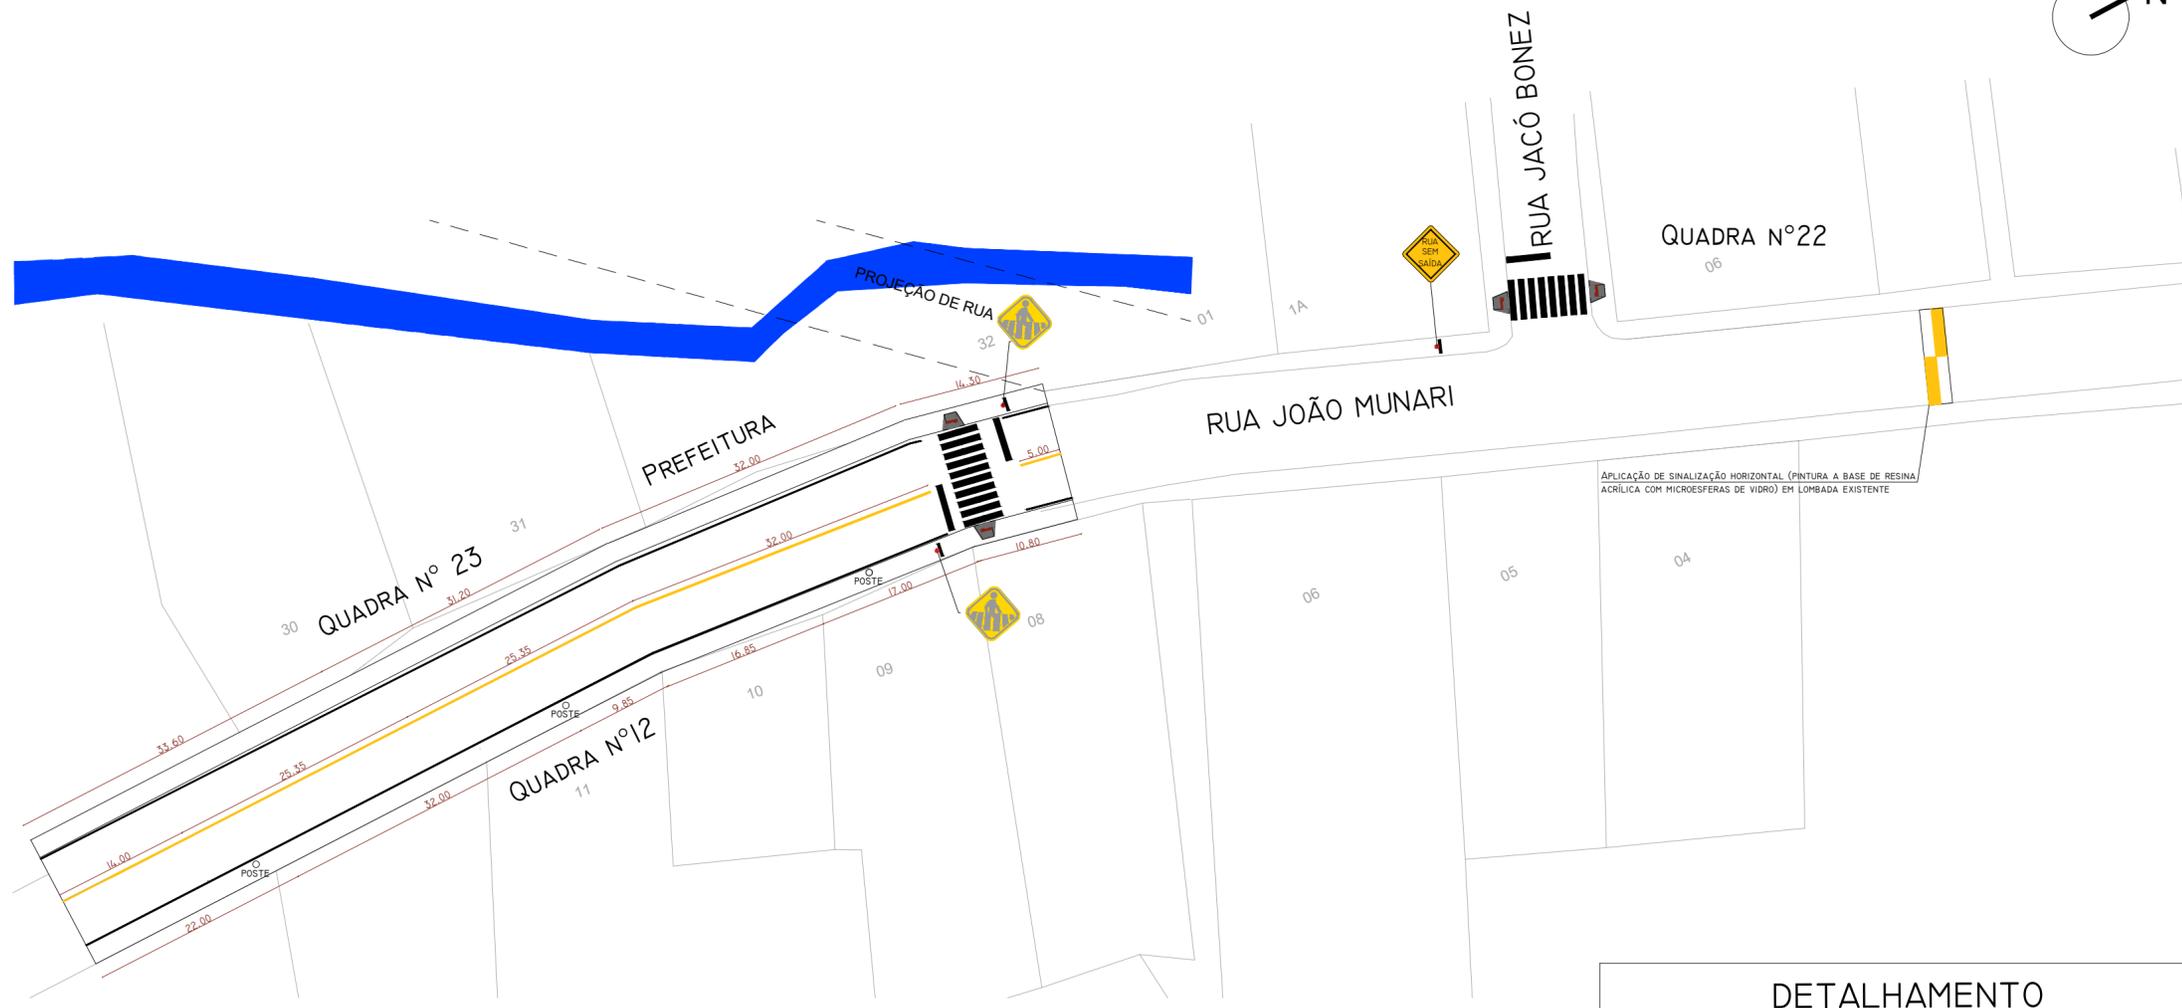


OBS: TODAS AS RAMPAS DE ACESSIBILIDADE E FAIXAS DE PEDESTRES, DEVERÃO ESTAR LOCALIZADAS APÓS AS BOCAS DE LOBO NO SEU SENTIDO DE ESCOAMENTO, DE FORMA QUE A ÁGUA SEJA COLETADA ANTES DA LOCALIZAÇÃO DOS DISPOSITIVOS DE ACESSIBILIDADE.

PLANTA BAIXA - SINALIZAÇÃO VIÁRIA

ESCALA: 1/500

DETALHAMENTO

PISO TÁTIL DIRECIONAL EM TODO O PASSEIO

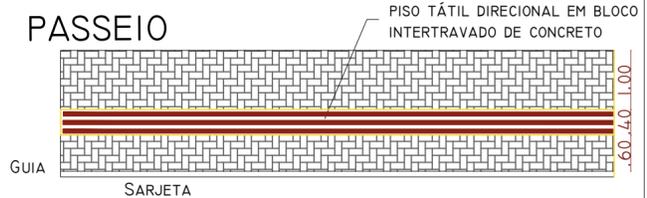

ESCALA: S/E




DETALHAMENTOS

ESCALA: 1/250

DETALHAMENTO

RAMPA DE ACESSO A CADEIRANTES

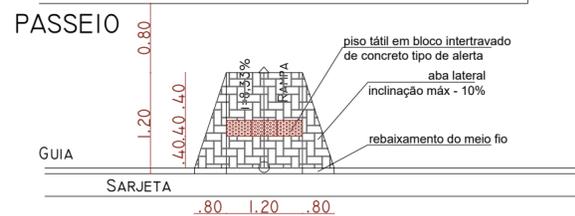

ESCALA: S/E

DETALHAMENTO

PLACAS INDICATIVAS

FORMA	COR
	FUNDO AMARELO SIMBOLO PRETA ORLA INTERNA PRETA ORLA EXTERNA AMARELA LETRA PRETA

VIA	LADO MIN (M)	ORLA INTERNA MIN (M)	ORLA EXTERNA MIN (M)
URBANA	0,50	0,010	0,020


VIA	LADO MIN (M)	ORLA INTERNA MIN (M)	ORLA EXTERNA MIN (M)
URBANA	0,50	0,010	0,020



ESCALA: S/E

DETALHAMENTO

FAIXA DE SEGURANÇA - PEDESTRES

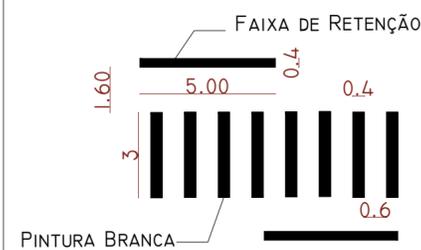

ESCALA: S/E

SINALIZAÇÃO VIÁRIA - QUANTITATIVO

TIPO	DIMENSÃO	QUANTIDADE
FAIXA DE PEDESTRES	18 FAIXAS: 0,40X3,0 M	2,0 UNIDADE
RAMPA DE ACESSIBILIDADE	INDICADA	4,0 UNIDADES
PLACA INDICATIVA DE FAIXA DE PEDESTRE	A-32	2,0 UNIDADES
PLACA INDICATIVA RUA SEM SAÍDA	A-45	1,0 UNIDADE
FAIXA DE RETENÇÃO	0,40X5,00M	3,0 UNIDADES
FAIXA CONTÍNUA DE EIXO	ESP = 0,12 M	101,70M
FAIXA CONTÍNUA DE BORDO	ESP = 0,12 M	205,60M

LUGER ENGENHARIA E COMERCIO LTDA

CNPJ: 02.465.875/0001-94

AV. 7 DE SETEMBRO, 1370, APTO 01, CENTRO, TAPEJARA/RS

PROJETO: PAVIMENTAÇÃO COM BLOCOS INTERTRAVADOS DE CONCRETO, DRENAGEM, PASSEIOS E ACESSIBILIDADE

ENDEREÇO: RUA JOÃO MUNARI, TUPANCI DO SUL/RS

ÁREA:

RESPONSÁVEL TÉCNICO:

PROPRIETÁRIO(A):

DATA: SETEMBRO/2023

Eng. Civil LUIZ ARCANGELO GIRARDI
CREA/RS 63024

PREFEITURA DE TUPANCI DO SUL/RS
CNPJ: 90.484.320/0001-57

ESCALA: INDICADA

DESCRIÇÃO:

PLANTA DE SINALIZAÇÃO

PRANCHA:

03/04